



Anlagenschema Nahwärme

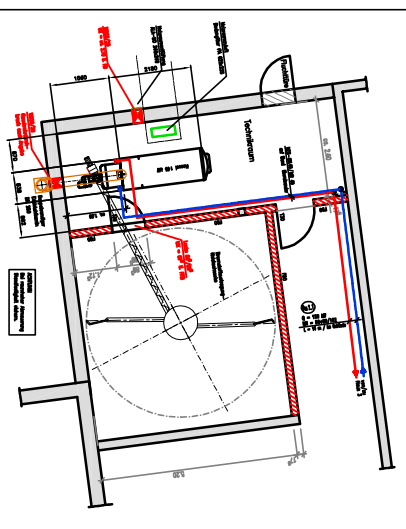

Grundriss Technikraum M. 1:50

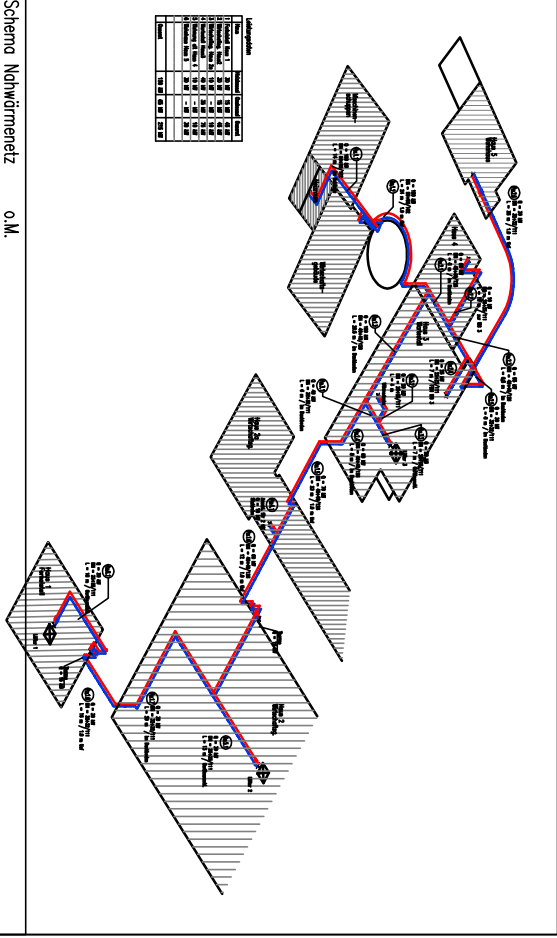

Schema Nahwärmenetz 0.M.

Legende	
1	Heizung
2	Rücklauf
3	Abwasser
4	Trinkwasser
5	Gas
6	Strom
7	Abwasser
8	Trinkwasser
9	Gas
10	Strom
11	Abwasser
12	Trinkwasser
13	Gas
14	Strom
15	Abwasser
16	Trinkwasser
17	Gas
18	Strom
19	Abwasser
20	Trinkwasser
21	Gas
22	Strom
23	Abwasser
24	Trinkwasser
25	Gas
26	Strom
27	Abwasser
28	Trinkwasser
29	Gas
30	Strom
31	Abwasser
32	Trinkwasser
33	Gas
34	Strom
35	Abwasser
36	Trinkwasser
37	Gas
38	Strom
39	Abwasser
40	Trinkwasser
41	Gas
42	Strom
43	Abwasser
44	Trinkwasser
45	Gas
46	Strom
47	Abwasser
48	Trinkwasser
49	Gas
50	Strom

Grundriss Heizraum u. Schema	
Projekt: Hochdruckheizung mit Nahwärme	
Architekt: Paul & Anton Bieg, Koppenberg 5, 73491 Heilbronn	
Kunde: Realisationsstand Nov. 2005	
Blatt: 1 von 1	
Datei: P 04	
Skala: 1:50	
Datum: 2005	
Zeichner: [Name]	
Geprüft: [Name]	
Besondere Anmerkungen:	